


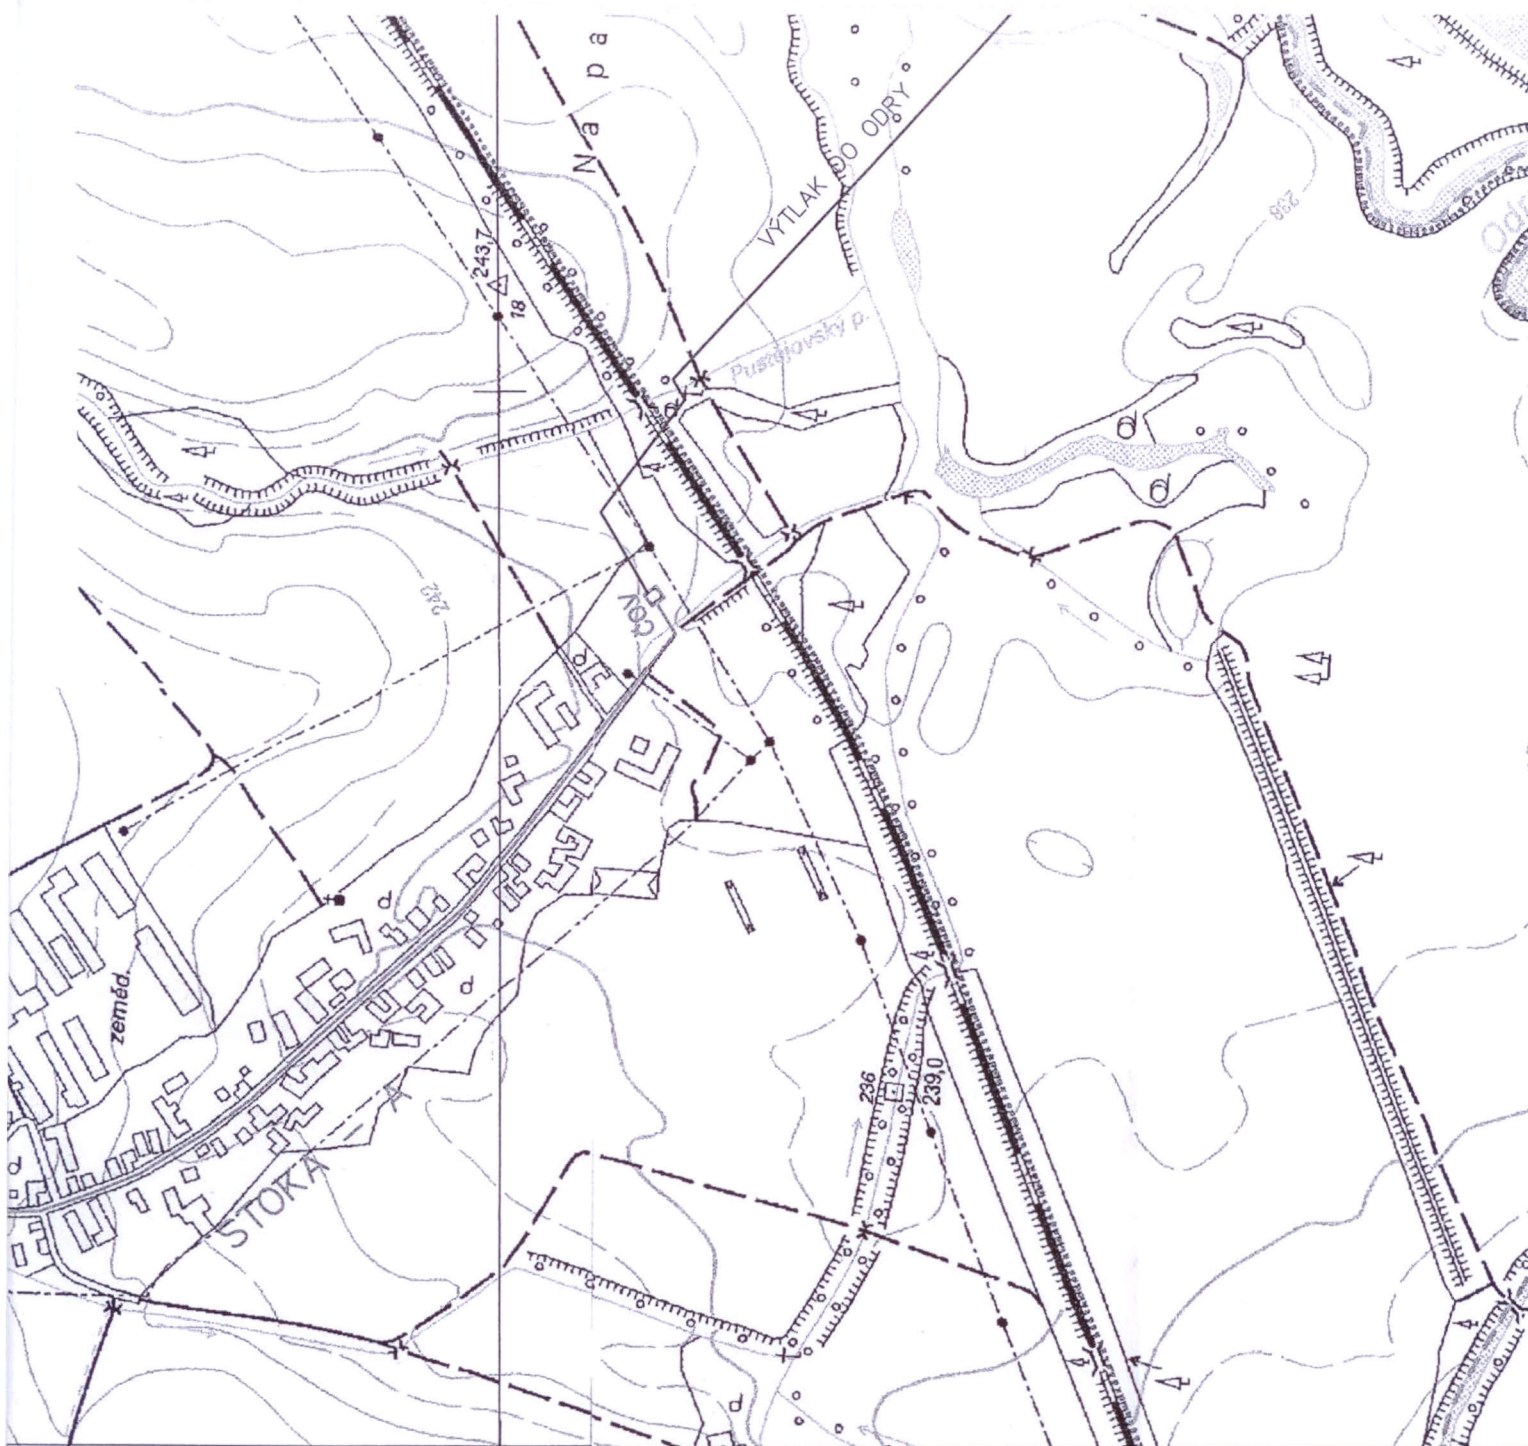

LEGENDA

- PROJEKTOVANÁ SPLAŠKOVÁ KANALIZACE
- PROJEKTOVANÝ VÝTLAK SPLAŠKOVÝCH VOD

VYPRACOVAL ING.TOMÁŠ PONČÍK	KRESLIL ING.TOMÁŠ PONČÍK	ZODP. PROJEKTANT ING.TOMÁŠ PONČÍK
--------------------------------	-----------------------------	--------------------------------------

INVESTOR OBEC PUSTĚJOV	MÍSTO PUSTĚJOV
AKCE KANALIZACE A ČOV V OBCI PUSTĚJOV	

LEXUS CENTRUM s.r.o.
JESENÍK NAD ODŘOU 176
742 33
TEL. 731 414 451

FORMÁT	1xA2
DATUM	07.2009
ÚČEL	ÚR
ARCH. ČÍSLO	2009/07

NÁZEV
PŘEHLEDNÁ SITUACE 1:5000

MĚŘÍTKO 1:5000	Č. VÝKRESU 1
-------------------	-----------------